

Beschlussvorlage Gemeinde Lübow		Vorlage-Nr: VO/GV02/2014-0463
Federführend: Bauamt		Status: öffentlich
		Aktenzeichen:
		Datum: 30.06.2014
		Einreicher: Bürgermeister
Stellungnahme zum Bauvorhaben des Zweckverbandes - Neuverlegung des Schmutzwasserkanals im Kletziner Weg, Ortslage Lübow		
Beratungsfolge:		
Beratung Ö / N	Datum	Gremium
Ö	05.08.2014	Ausschuss für Gemeindeentwicklung, Bau, Verkehr und Umwelt Lübow
Ö	26.08.2014	Gemeindevertretung Lübow

Beschlussvorschlag:

Die Gemeindevertretung Lübow beschließt der Verlegung des Schmutzwasserkanals durch den Zweckverband Wismar, beginnend nahe der Mecklenburger Straße und entsprechend der Darstellung (siehe Anlage) bis zur Einmündung Alte Schulstraße zuzustimmen.


Sachverhalt:

Mit der Umsetzung der Baumaßnahme wird die Voraussetzung zur Erschließung des künftigen B-Plan Gebietes Nr. 7 Wohngebiet am Kletziner Weg in Lübow geschaffen. Weiterhin können Leitungen, die bisher über private Grundstücksflächen verliefen, in den öffentlichen Raum umverlegt werden.

Anlage/n:

Übersichtskarte, Lageplan Entwässerung

Abstimmungsergebnis:	
Gesetzliche Anzahl der Mitglieder des Gremiums	
Davon besetzte Mandate	
Davon anwesend	
Davon Ja- Stimmen	
Davon Nein- Stimmen	
Davon Stimmenthaltungen	
Davon Befangenheit nach § 24 KV M-V	

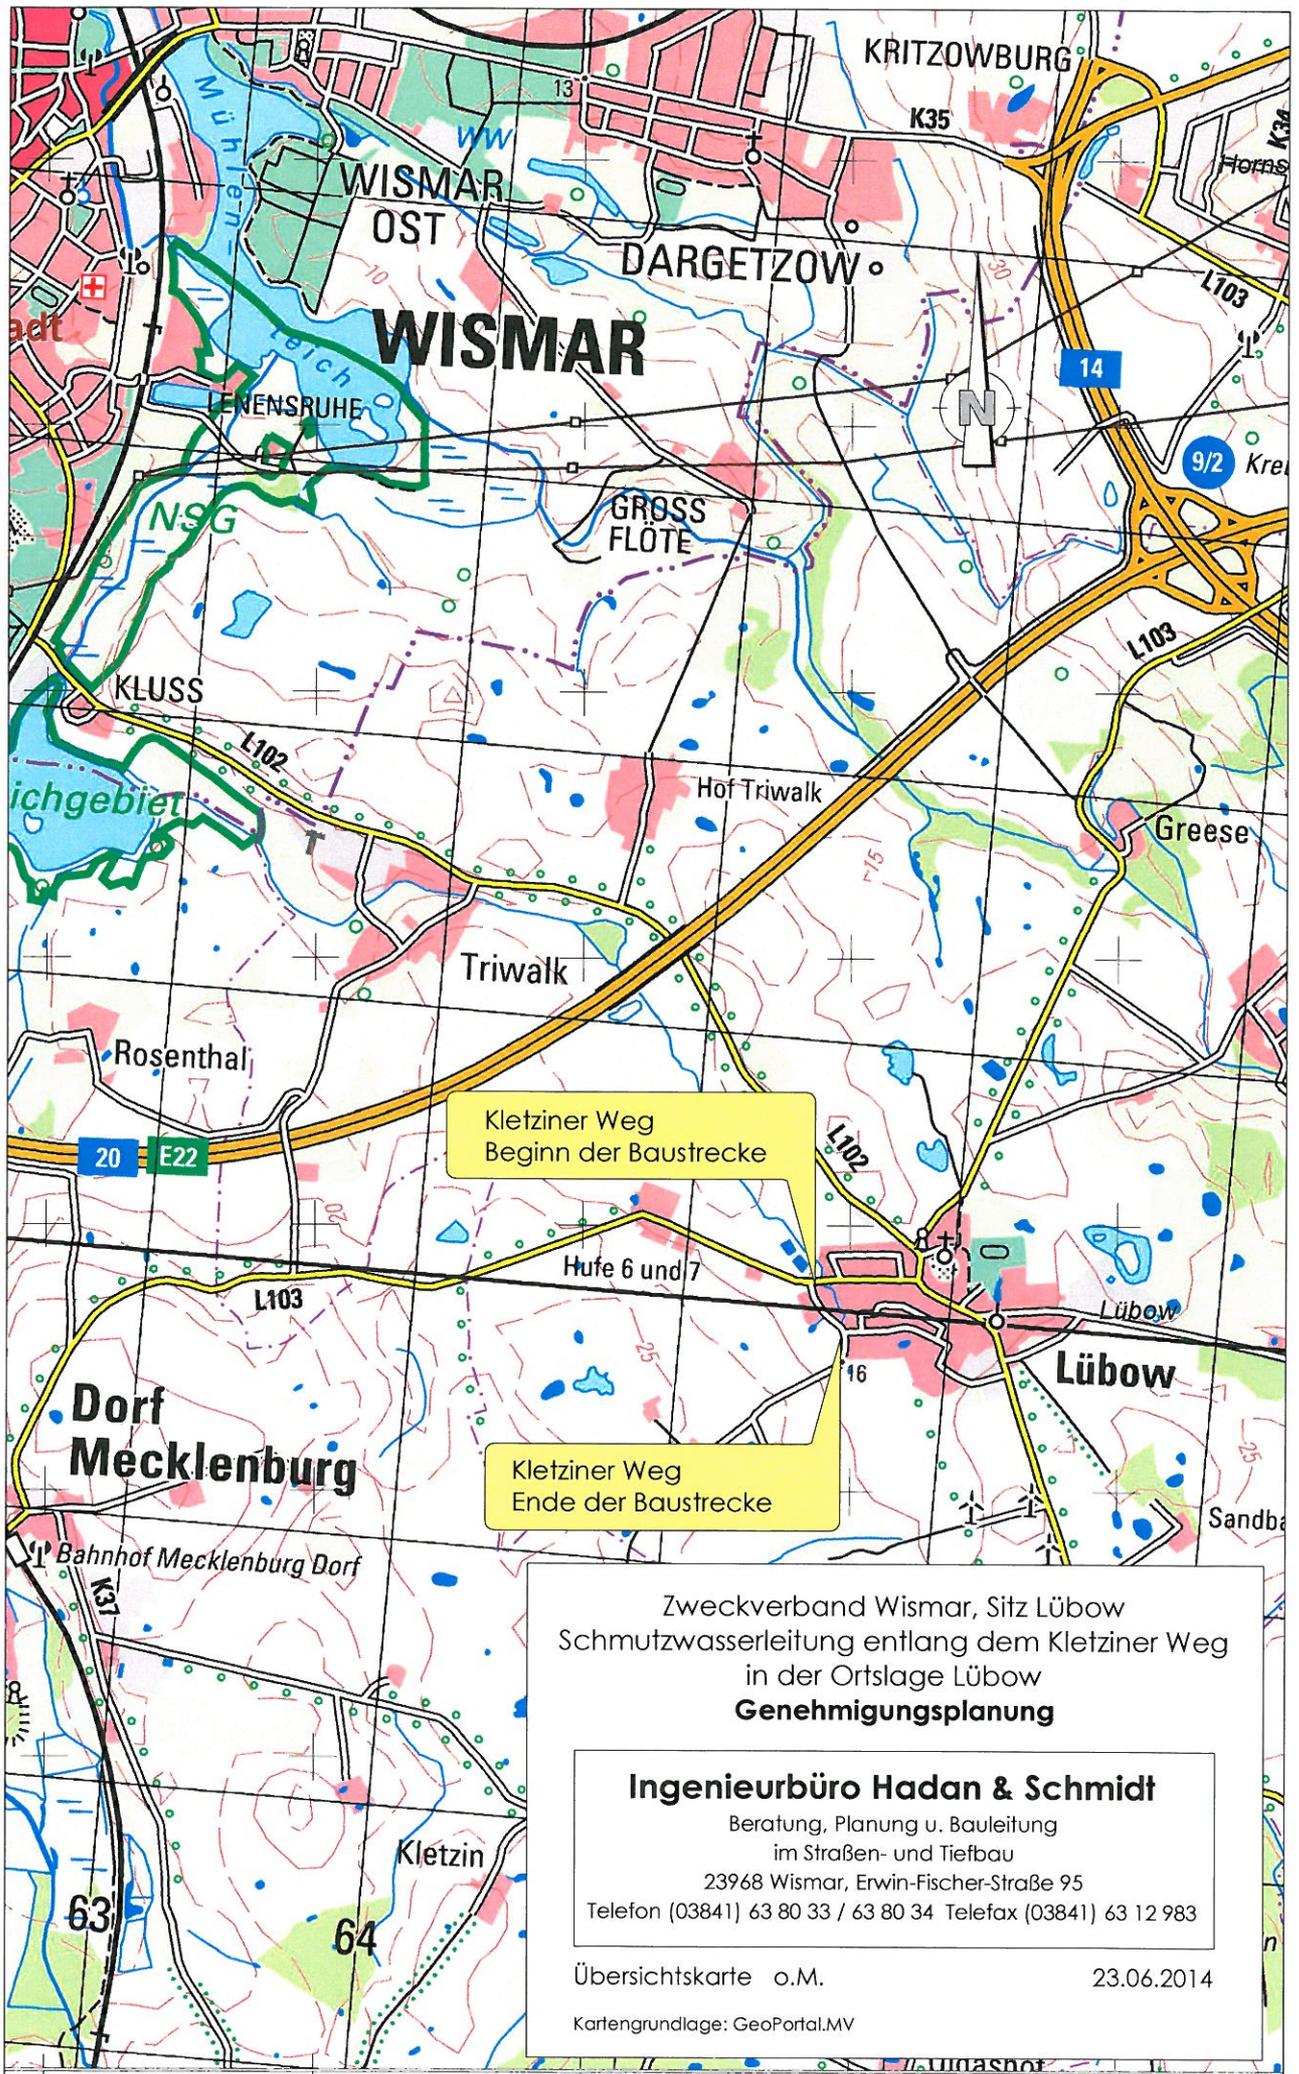

Kletziner Weg
Beginn der Baustrecke


Kletziner Weg
Ende der Baustrecke


Zweckverband Wismar, Sitz Lübow
Schmutzwasserleitung entlang dem Kletziner Weg
in der Ortslage Lübow
Genehmigungsplanung

Ingenieurbüro Hadan & Schmidt
Beratung, Planung u. Bauleitung
im Straßen- und Tiefbau
23968 Wismar, Erwin-Fischer-Straße 95
Telefon (03841) 63 80 33 / 63 80 34 Telefax (03841) 63 12 983

Übersichtskarte o.M. 23.06.2014

Kartengrundlage: GeoPortal.MV

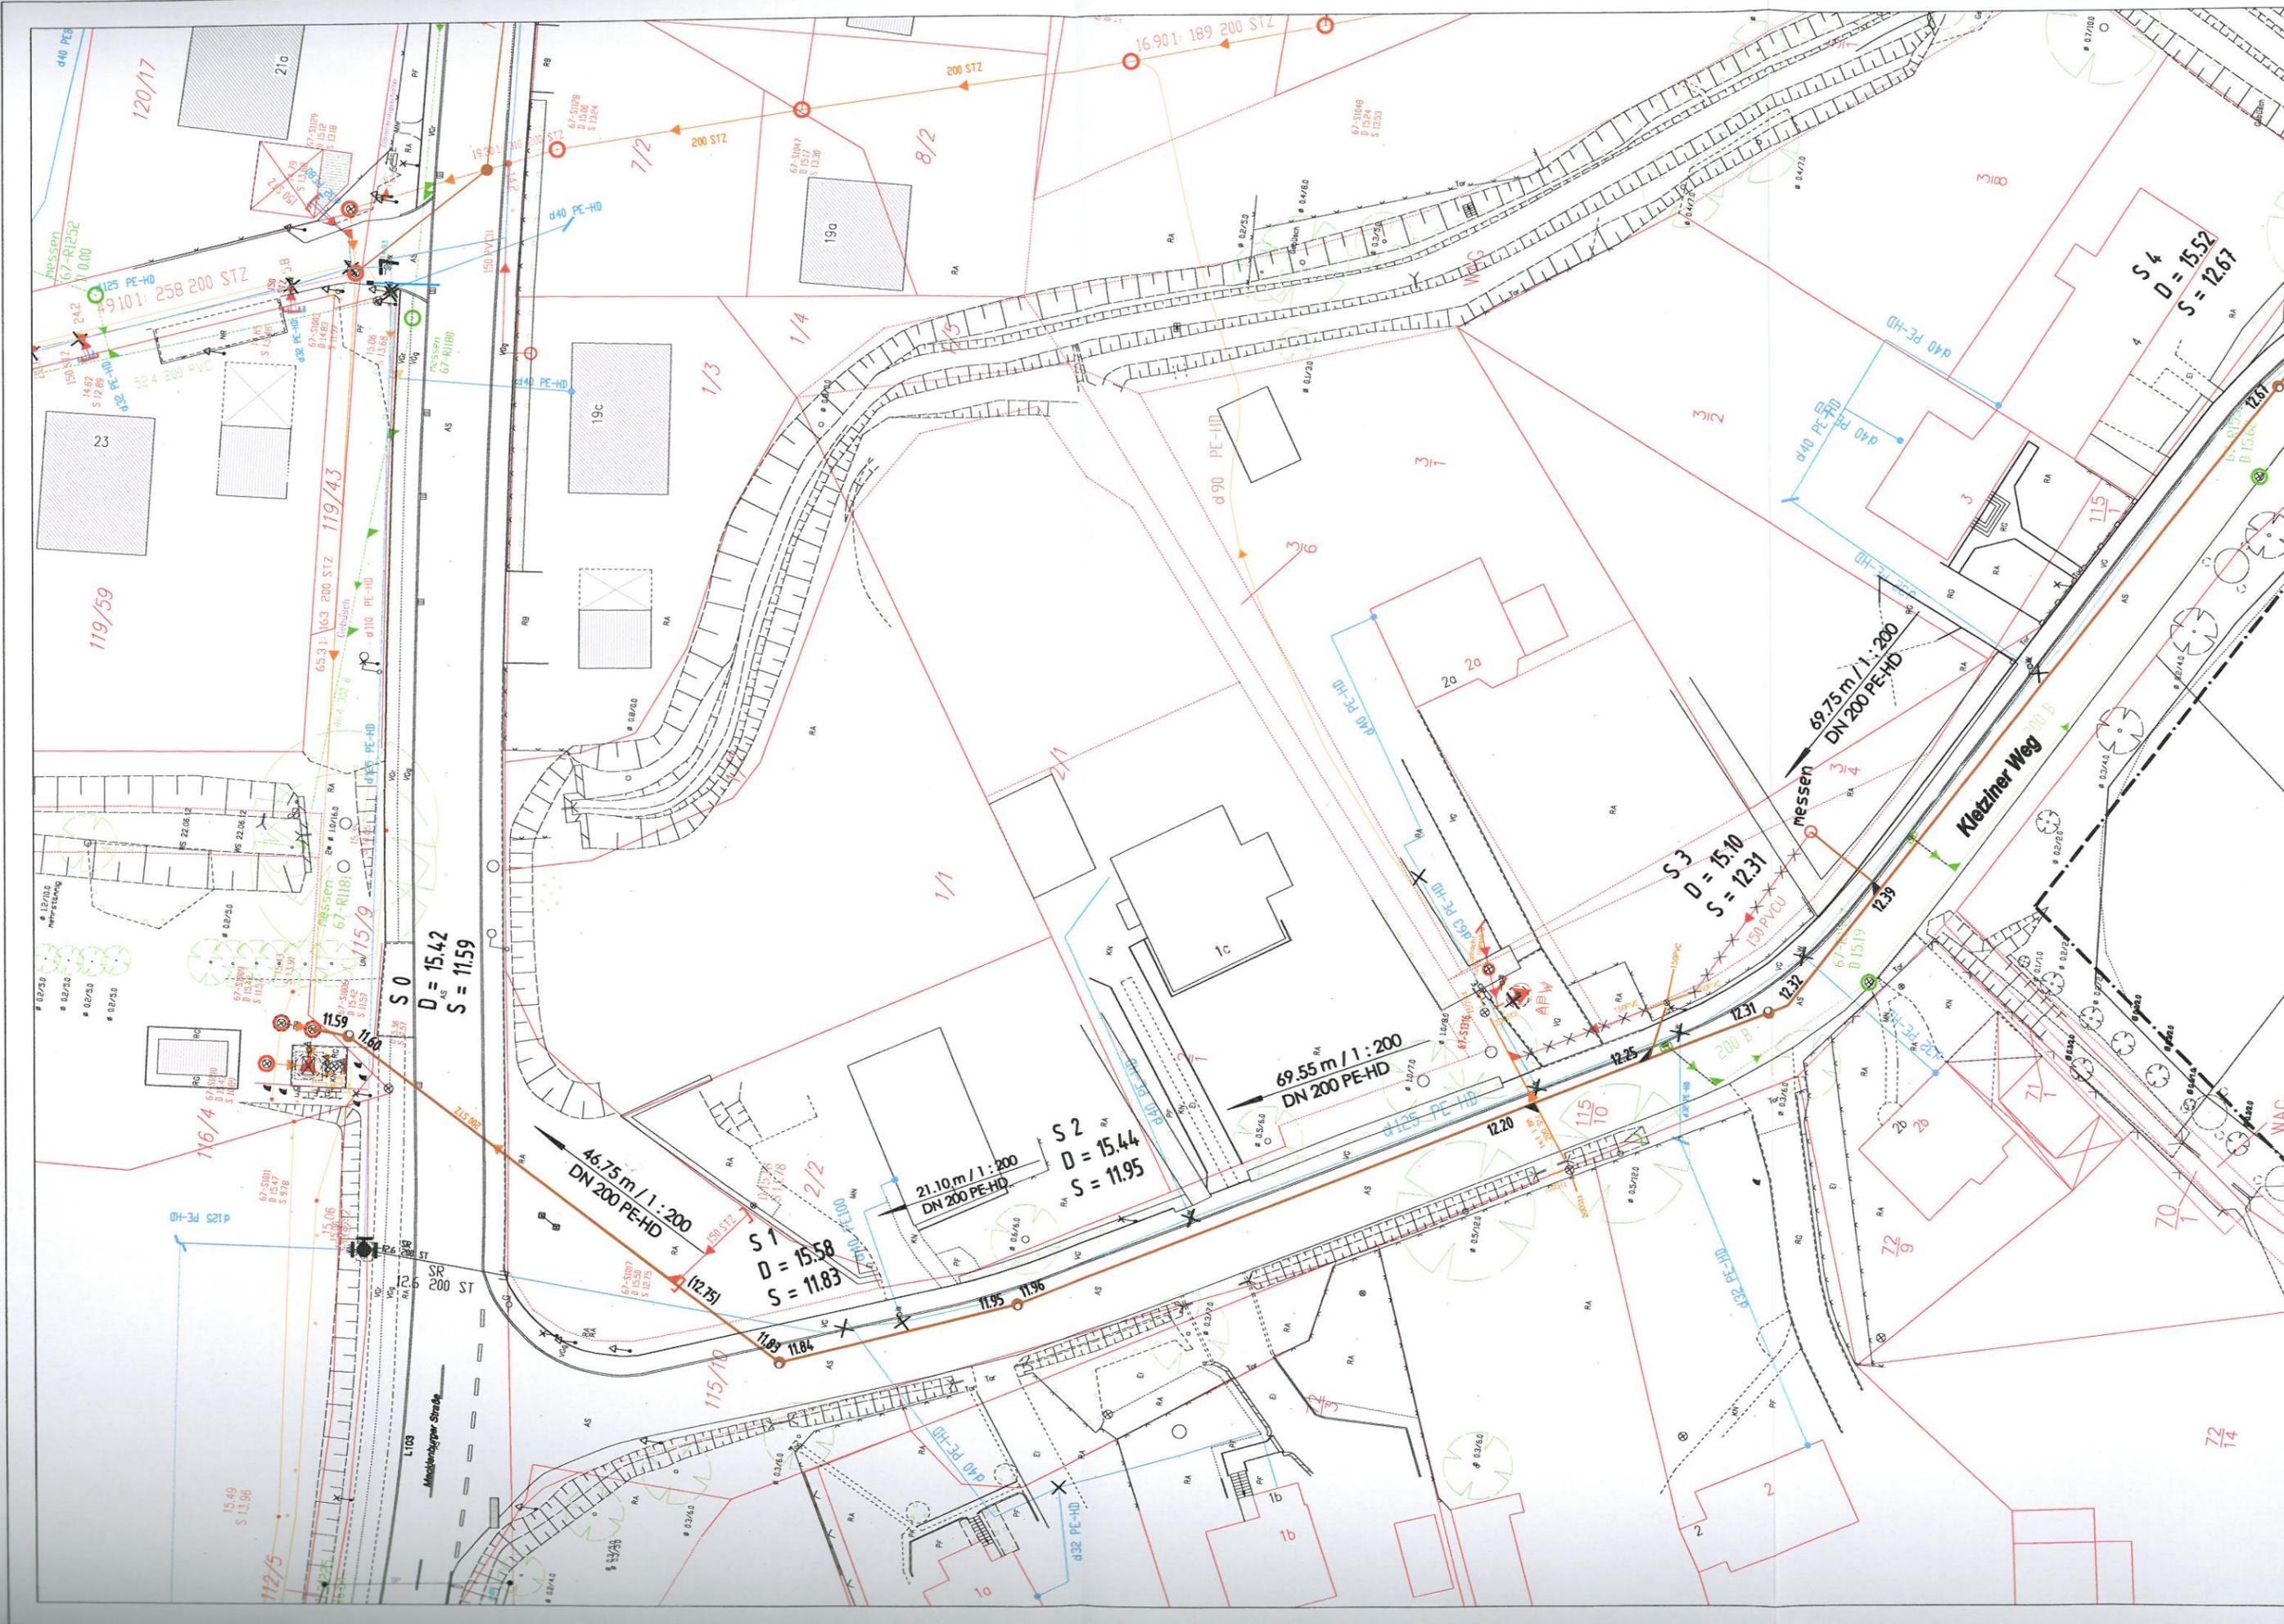

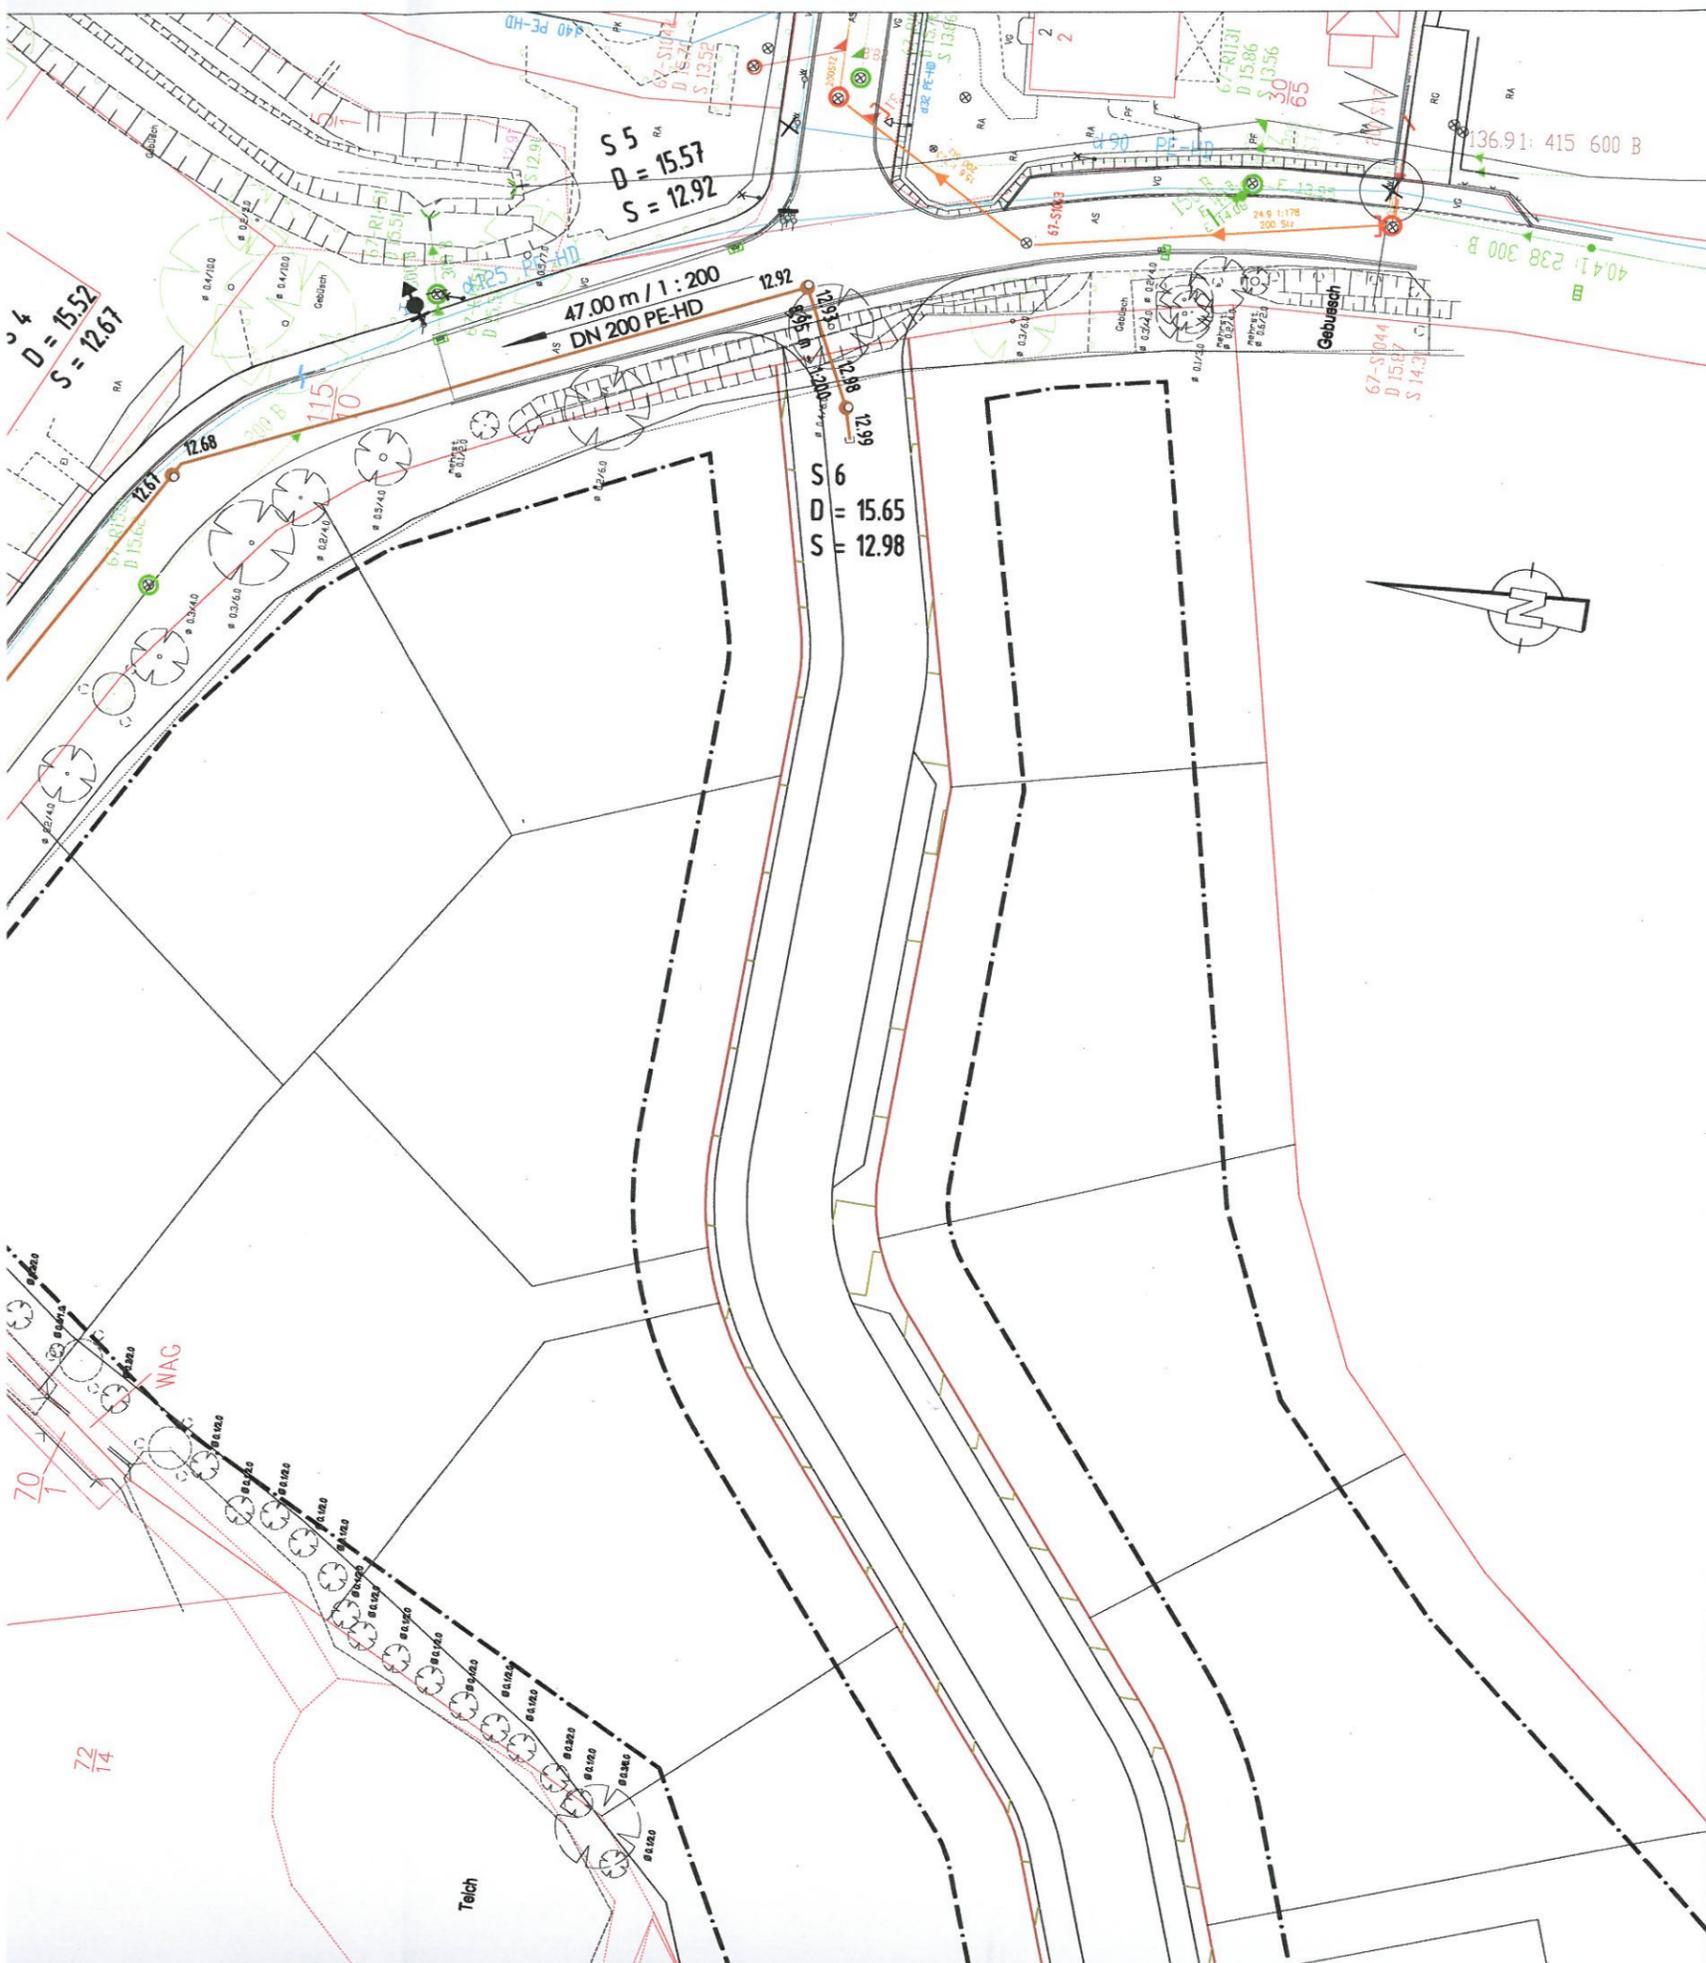

Legende

Leitungsbestand

- vorh. Versorgungsleitung Wasser des Zweckverbandes Wismar
- vorh. Abwasserdruckleitung des Zweckverbandes Wismar
- vorh. Schmutzwasserleitung des Zweckverbandes Wismar
- vorh. Regenwasserleitung

vorhandener Schacht

vorh. Entsorgungsleitung stilllegen bzw. ausbauen

geplante Entsorgungsleitungen

Schmutzwasserleitung DN 200 d 225 x 20.5 PE-HD, SDR 11, PE 100
Anschlussleitungen DN 150 d 160 x 14.6 PE-HD, SDR 11, PE 100

Rohrlagerung nach DIN EN 1610
Bettung Typ 1, Auflagerwinkel 120°

Schächte im Entwässerungsnetz
Schächte DN 1000
Schachtabdeckungen Klasse D

Rohrsohlenhöhen am Schacht

80.00 m / 1 : 150
DN 200 PE-HD
Längen von Schacht bis Schacht (m) / Gefälle 1 : x
Nenndurchmesser Materialart

Ingenieurbüro Hadan & Schmidt

Beratung, Planung u. Bauleitung
im Straßen- und Tiefbau
23968 Wismar Erwin-Fischer-Straße 95
Telefon (03841) 63 80 33 / 63 80 34 Telefax (03841) 63 12 983

BAUHERR : Zweckverband Wismar, Sitz Lübow

BAUVORHABEN : Schmutzwasserleitung entlang dem Kletziner Weg
in der Ortslage Lübow

Genehmigungsplanung

BLATTBEZEICHNUNG : Lageplan Entwässerung

Bearbeiter: <i>Hadan</i> Hadan, Thomas	Datum: 23.06.2014	s: 06... \L103 - Lübow\ Lageplan\Kletziner Weg\ Lageplan.dwg	Höhen: HN	Maßstab: 1 : 500	Bl.-Nr.: 1
--	----------------------	--	--------------	---------------------	---------------